
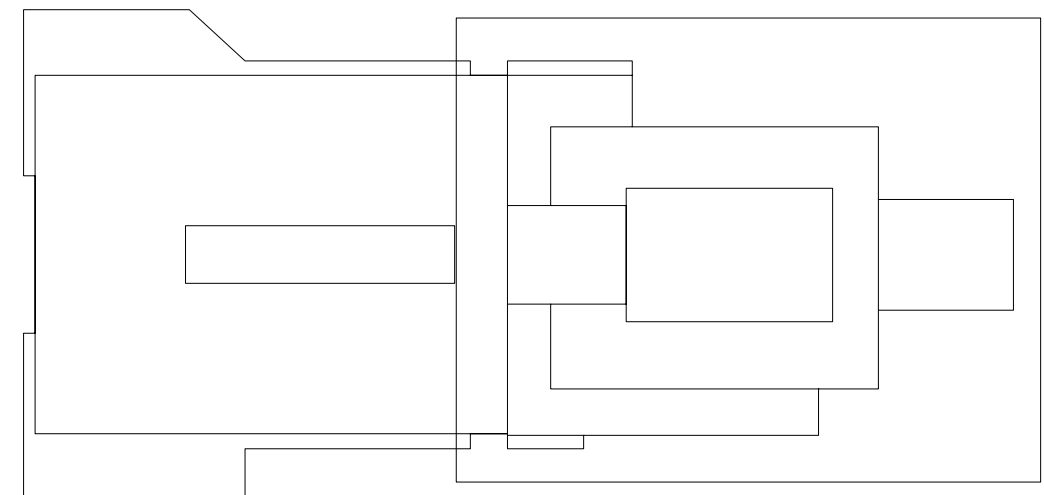


LEYENDA DE CLIMATIZACIÓN

- FANCOIL TIPO CASSETTE DE TECHO DE POTENCIAS VARIADAS SEGÚN PLANO MARCA CLIMAVENETA MOD NHD 402-702 O EQUIVALENTE. CON VALVULA TRES VÍAS Y BOMBA DRENAJE
- FANCOIL TIPO CASSETTE DE TECHO DE POTENCIAS VARIADAS SEGÚN PLANO MARCA CLIMAVENETA MOD NHD 802-1002 O EQUIVALENTE. CON VALVULA TRES VÍAS Y BOMBA DRENAJE
- DIFUSOR CIRCULAR DE TECHO DE AIR FRANCE MOD DAU 03/45 O EQUIVALENTE DE 250mm EN ALUMINIO ANODIZADO CON PLENUM DE MONTAJE PFU41+AC.
- TUBERÍA ACERO NEGRO ESTIRADO CON UNIONES SOLDADAS DIN 2440 PARA RED DE RETORNO/IMPULSION DE FLUIDO TÉRMICO DE INSTALACION DE CLIMATIZACION. TODAS LAS CANALIZACIONES IRAN CALORIFUGADAS Y LAS QUE ESTEN A LA INTemperIE SE REVESTIRAN CON ALUMINIO
- TUBERÍA PVC PARA DESAGUES DE UNIDADES INTERIORES.
- CONDUCTO CIRCULAR FLEXIBLE ASPIROFLEX SIN AISLAR DE DIÁMETRO SEGÚN PLANO

ESQUEMA DE PRINCIPIO

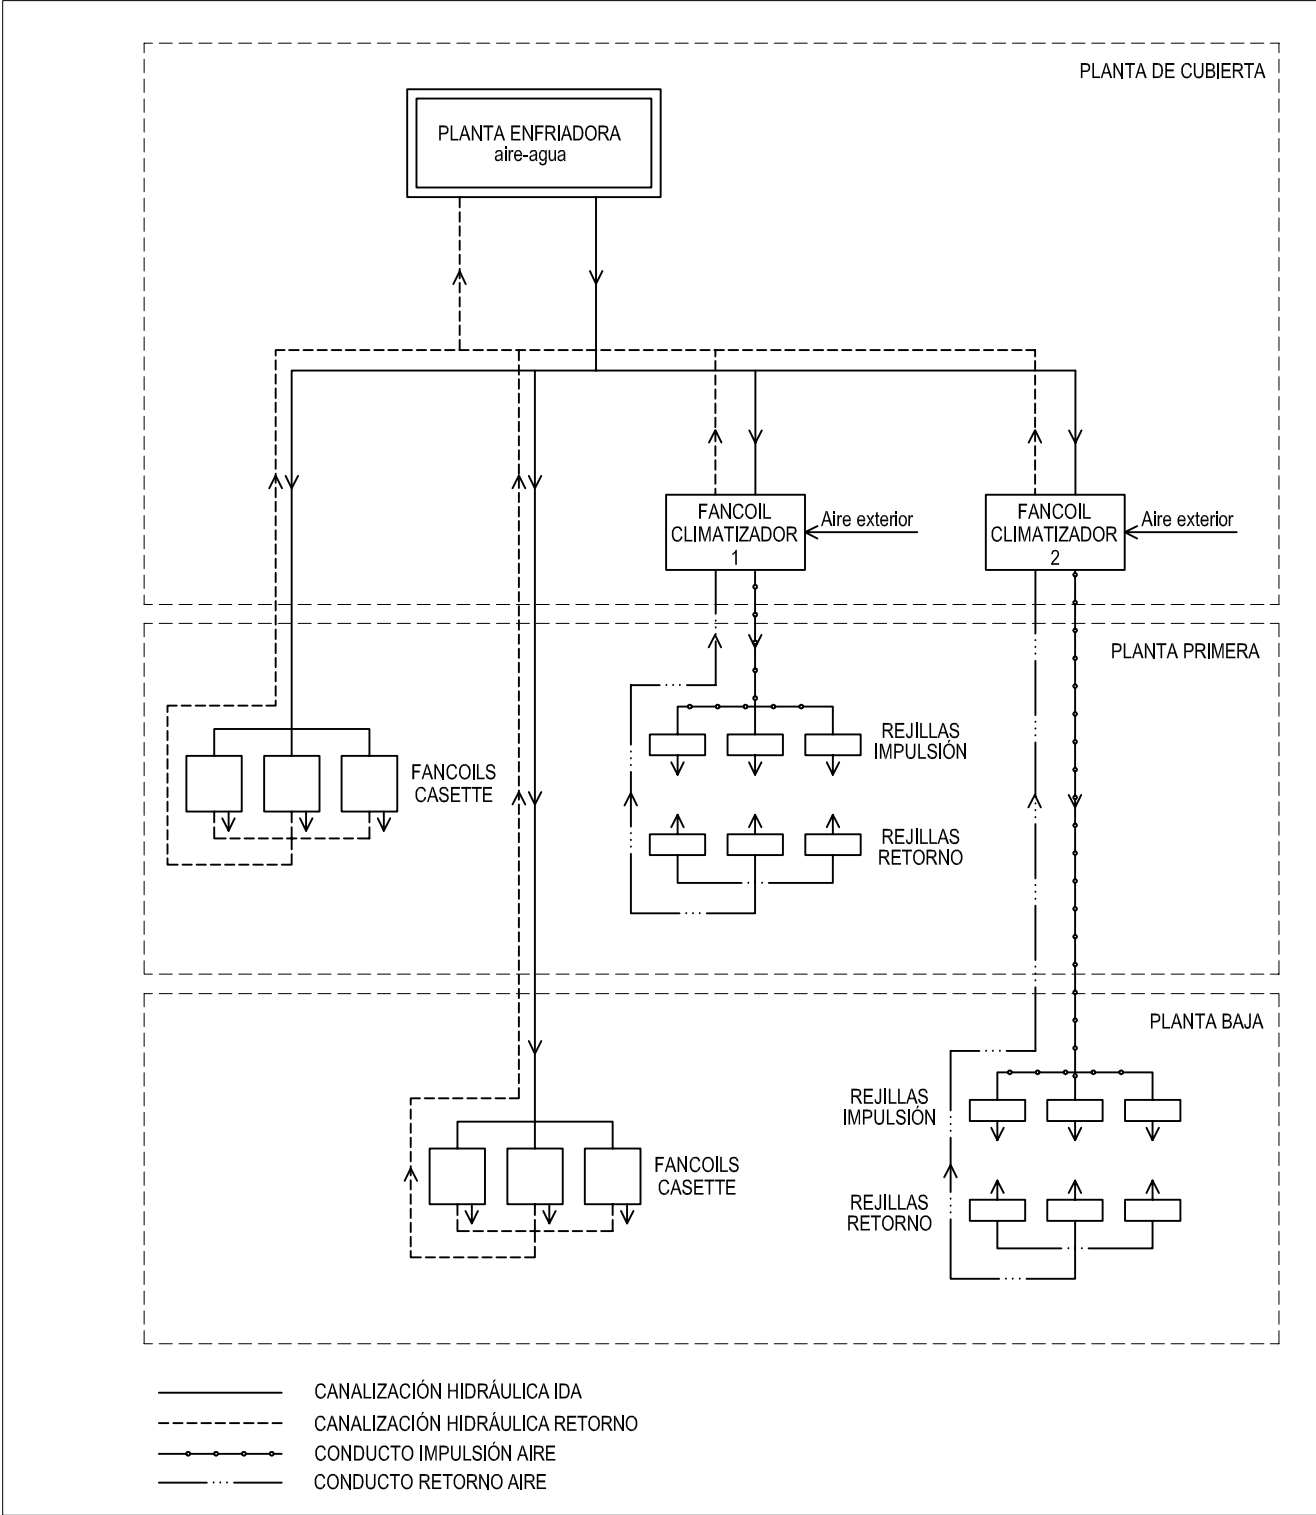

PROYECTO BÁSICO Y DE EJECUCIÓN
AMPLIACIÓN Y REFORMA DE CENTRO DE SALUD
DE LA ALGABA (SEVILLA)

CLIMATIZACIÓN
PLANTA BAJA (NUEVO EDIFICIO)

AUTOR:

FECHA: NOV 2012

ESCALA: 1:50

PLANO Nº **1-13**

Fdo: IGNACIO VILLALBAR / Arquitecto